
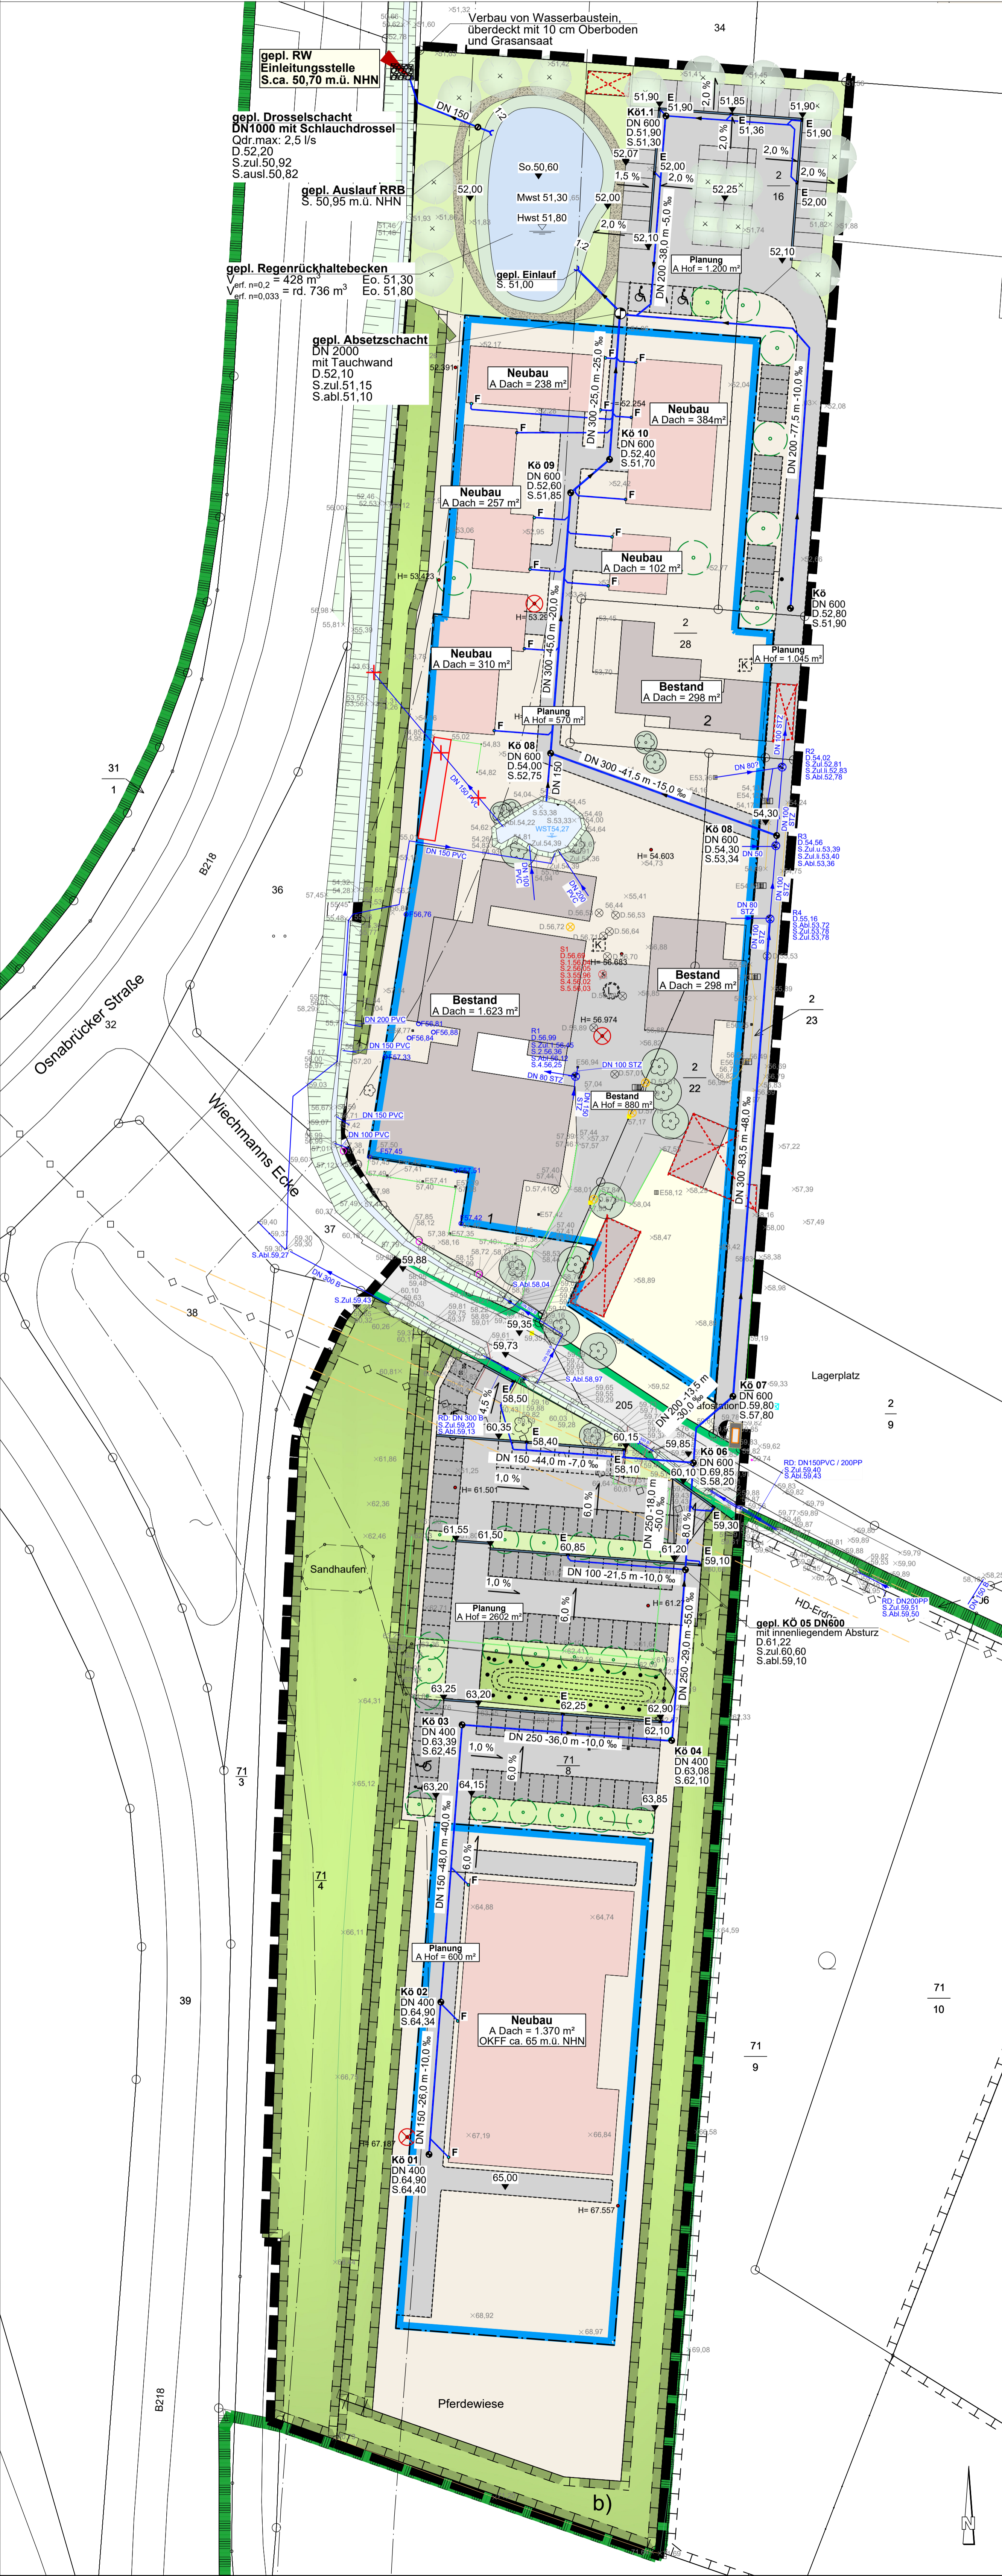


Prinzipanschnitt: Regenrückhaltebecken & Einleitstelle
M 1:50

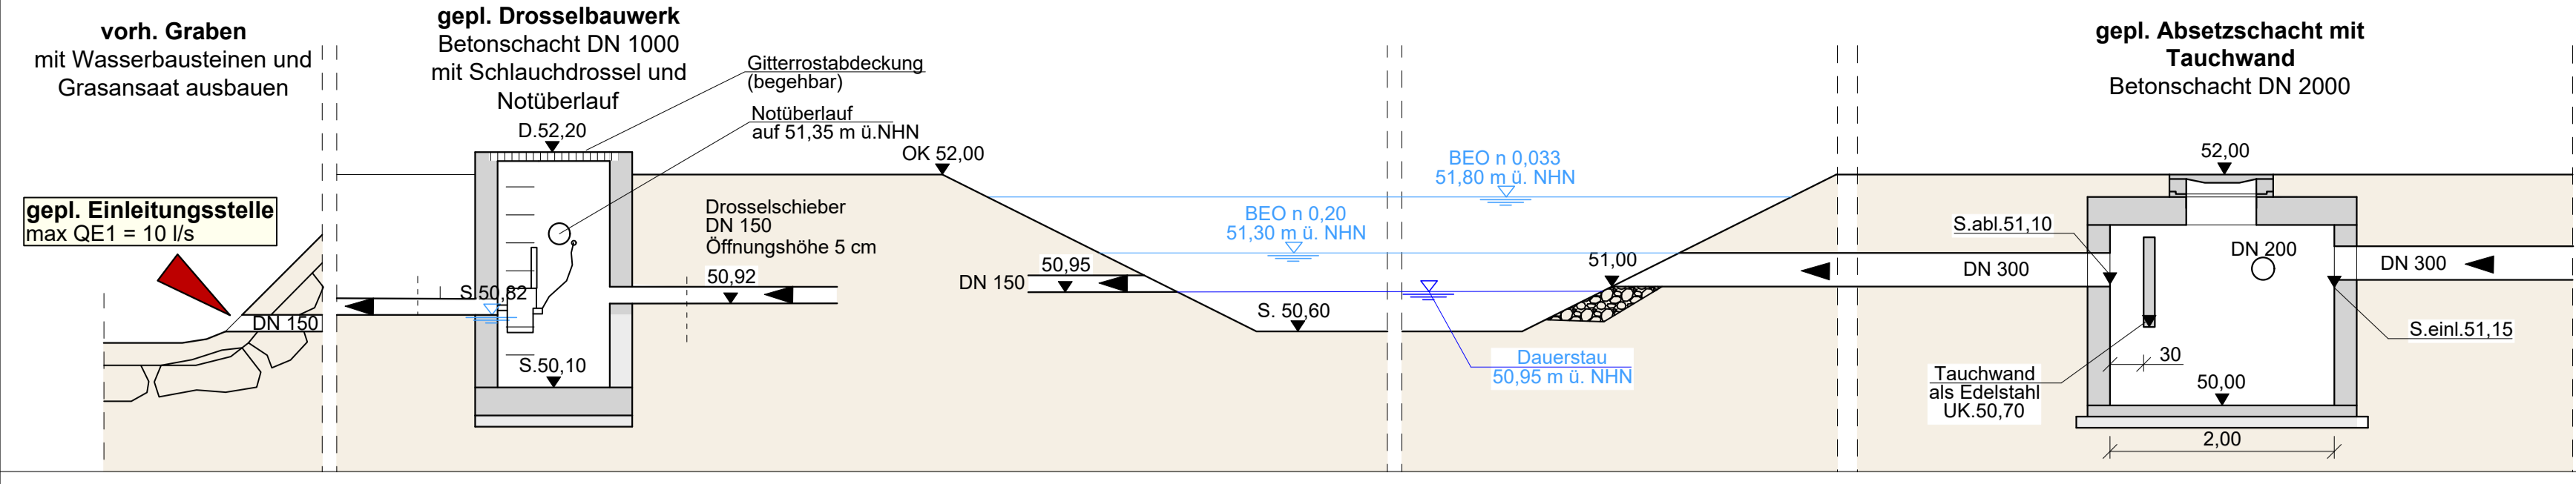

Legende:

	Bestand		Planung		Regenwasserkanal
					Schacht
					Baum
					2-zellige Pflasterrinne
					Straßen-/Hofablauf
					Höhe
					Geländeneigung
					Regenrückhaltebecken
					Bauwerkskante
					Geländepunkt
					Regenwasserfallrohr
					Grabeneinlauf
					Straßenablauf quadratisch
					Straßenablauf klein
					Gasschieber
					Parkplatz
					Sohlhöhen im Schacht / Oberkanten
					Zaun
					Graben
					Tiefbord
					Entfällt

Grundlagen:

Kataster:	Planungsbüro Wallstein, erhalten als dwg - Datei (27.02.2024)
Kanal:	Samtgemeinde Schüttorf, erhalten als dwg - Datei (15.03.2017)
Bebauungsplan:	Planungsbüro Wallstein, erhalten als dwg - Datei (27.02.2024)



Änderungen:

Index	Datum	Name	Art der Änderung

STADT BRAMSCH

Erschließung B-Plan Nr. 180
"Tiergesundheitszentrum Großendorf" im Ortsteil Pentz
- Entwässerungsentwurf -

- Antrag gem. § 57 NWG -
- Antrag gem. § 57 NWG -

Auftraggeber: **Stadt Bramsche**
Hasestraße 11
49565 Bramsche

FLICK INGENIEURGEMEINSCHAFT

Adresse: Neumarkt 31 - 49477 Ibbenbüren
Fon: 05451 / 9105-3 Fax: 05451 / 9105-55
E-mail: info@ing-flick.de Web: www.ing-flick.de

Lageplan

Maßstab: 1:500 Planung: Hr. Gomer / Hr. Bohle
Anlage: 2 Zeichnung: Fr. Rusch / Fr. Huil
Datum: 17.02.2025 Modell: M_500

R:\Kunden\K42512105_Projekt\Phase1-4\cad\lbc_lpb1.dwg